


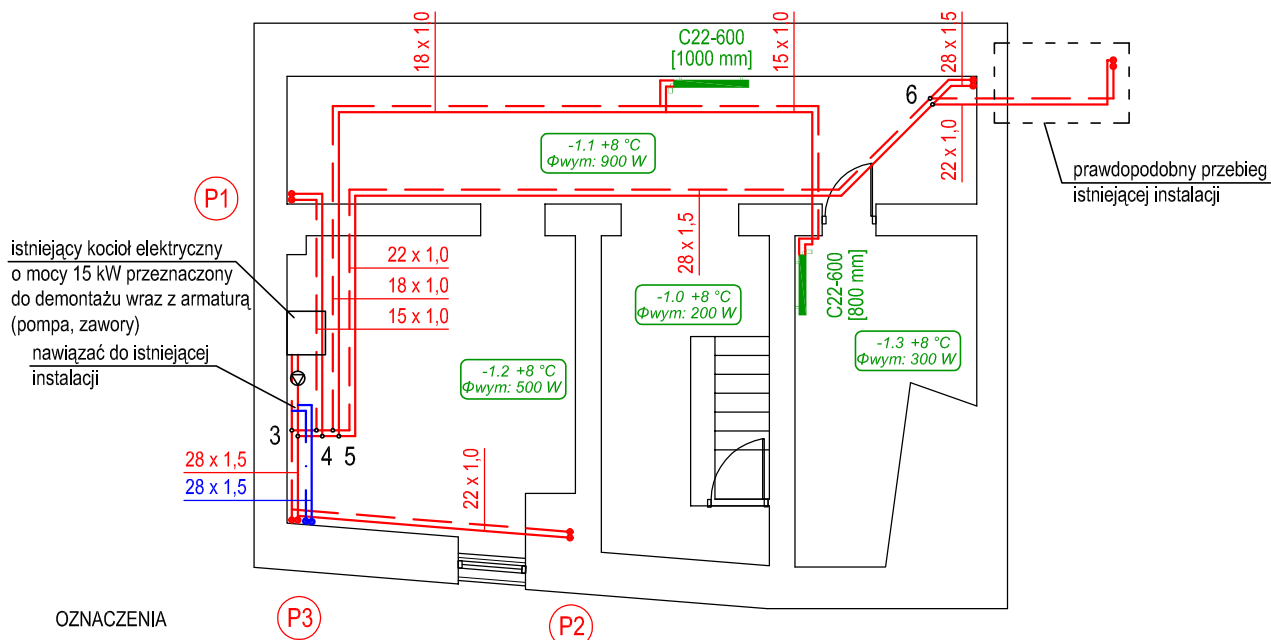

OZNACZENIA

- 15 x 1,0 — istniejące przewody instalacji c.o.
- 15 x 1,0 — projektowane przewody instalacji c.o.

- P3 — istniejący pion instalacji c.o.

- 0.4 +20 °C
Φwym: 1960 W — oznaczenie pomieszczenia, dla którego przyjęto straty ciepła z projektu c.o. z 2000 r.: numer pomieszczenia, obl. temperatura wewnętrzna, zapotrzebowanie na ciepło

- C22-500
[800 mm] — istniejący grzejnik płytowy

UWAGI:

1. Rzuty instalacji c.o. należy rozpatrywać łącznie z rozwinięciem.
2. Wszystkie urządzenia montować wg wytycznych producenta.
3. Wszystkie wymiary sprawdzić na budowie.

PROJEKTANT

BUDOWNICTWO
WDRAZANIE
PROJEKTOWANIE

BWP sp. z o.o.

ul. Strzemeszyska 248
42-530 Dąbrowa Górnicza
tel. 032 260 17 19
tel. 662 135 701
tel. 662 134 997
www.e-bwp.pl
email: projekty@e-bwp.pl

INWESTOR:

Komunalny Zakład Gospodarki Mieszkaniowej
ul. Grażyńskiego 5
40-126 Katowice

OBIEKT:

POMIESZCZENIA ADMINISTRACJI EB-4 ZLOKALIZOWANE
PRZY UL. PCK 2 I UL. PCK 4 W KATOWICACH

TEMAT:

Projekt budowlany z częścią wykonawczą
rozbudowy instalacji centralnego ogrzewania
ze zmianą źródła ciepła, dobudowa komina,
budową instalacji gazowej

FAZA:

PB

SKALA:

1:100

DATA:

12-2011

NAZWA RYSUNKU:

Rzut piwnicy. Instalacja centralnego ogrzewania.

BRANŻA:

C.O.

PROJEKTANT:

IMIĘ NAZWISKO

NR UPRAW.

PODPIS

SPECJALNOŚĆ:

mgr inż. Łukasz KŁAK

SLK/2302/08

WOD-KAN-GAZ-CO

ZESPÓŁ PROJEKTOWY:

mgr inż. Monika WYPYCH-PRZYBYLSKA

SPRAWDZIŁ:

mgr inż. Krzysztof ADAMCZYK

SLK/3063/10

WOD-KAN-GAZ-CO

NINIEJSZY PROJEKT CHRONIONY JEST PRAWEM AUTORSKIM.
RYSUNEK ANI ŻADEN JEGO FRAGMENT NIE MOGĄ BYĆ
REPRODUKOWANE, POWIELANE LUB WYKORZYSTYWANE DO
INNYCH CELÓW BEZ PISEMNEJ ZGODY PRACOWNI.

TOM:

-

NR RYS:

3